


Koordinální situace, M = 1:600

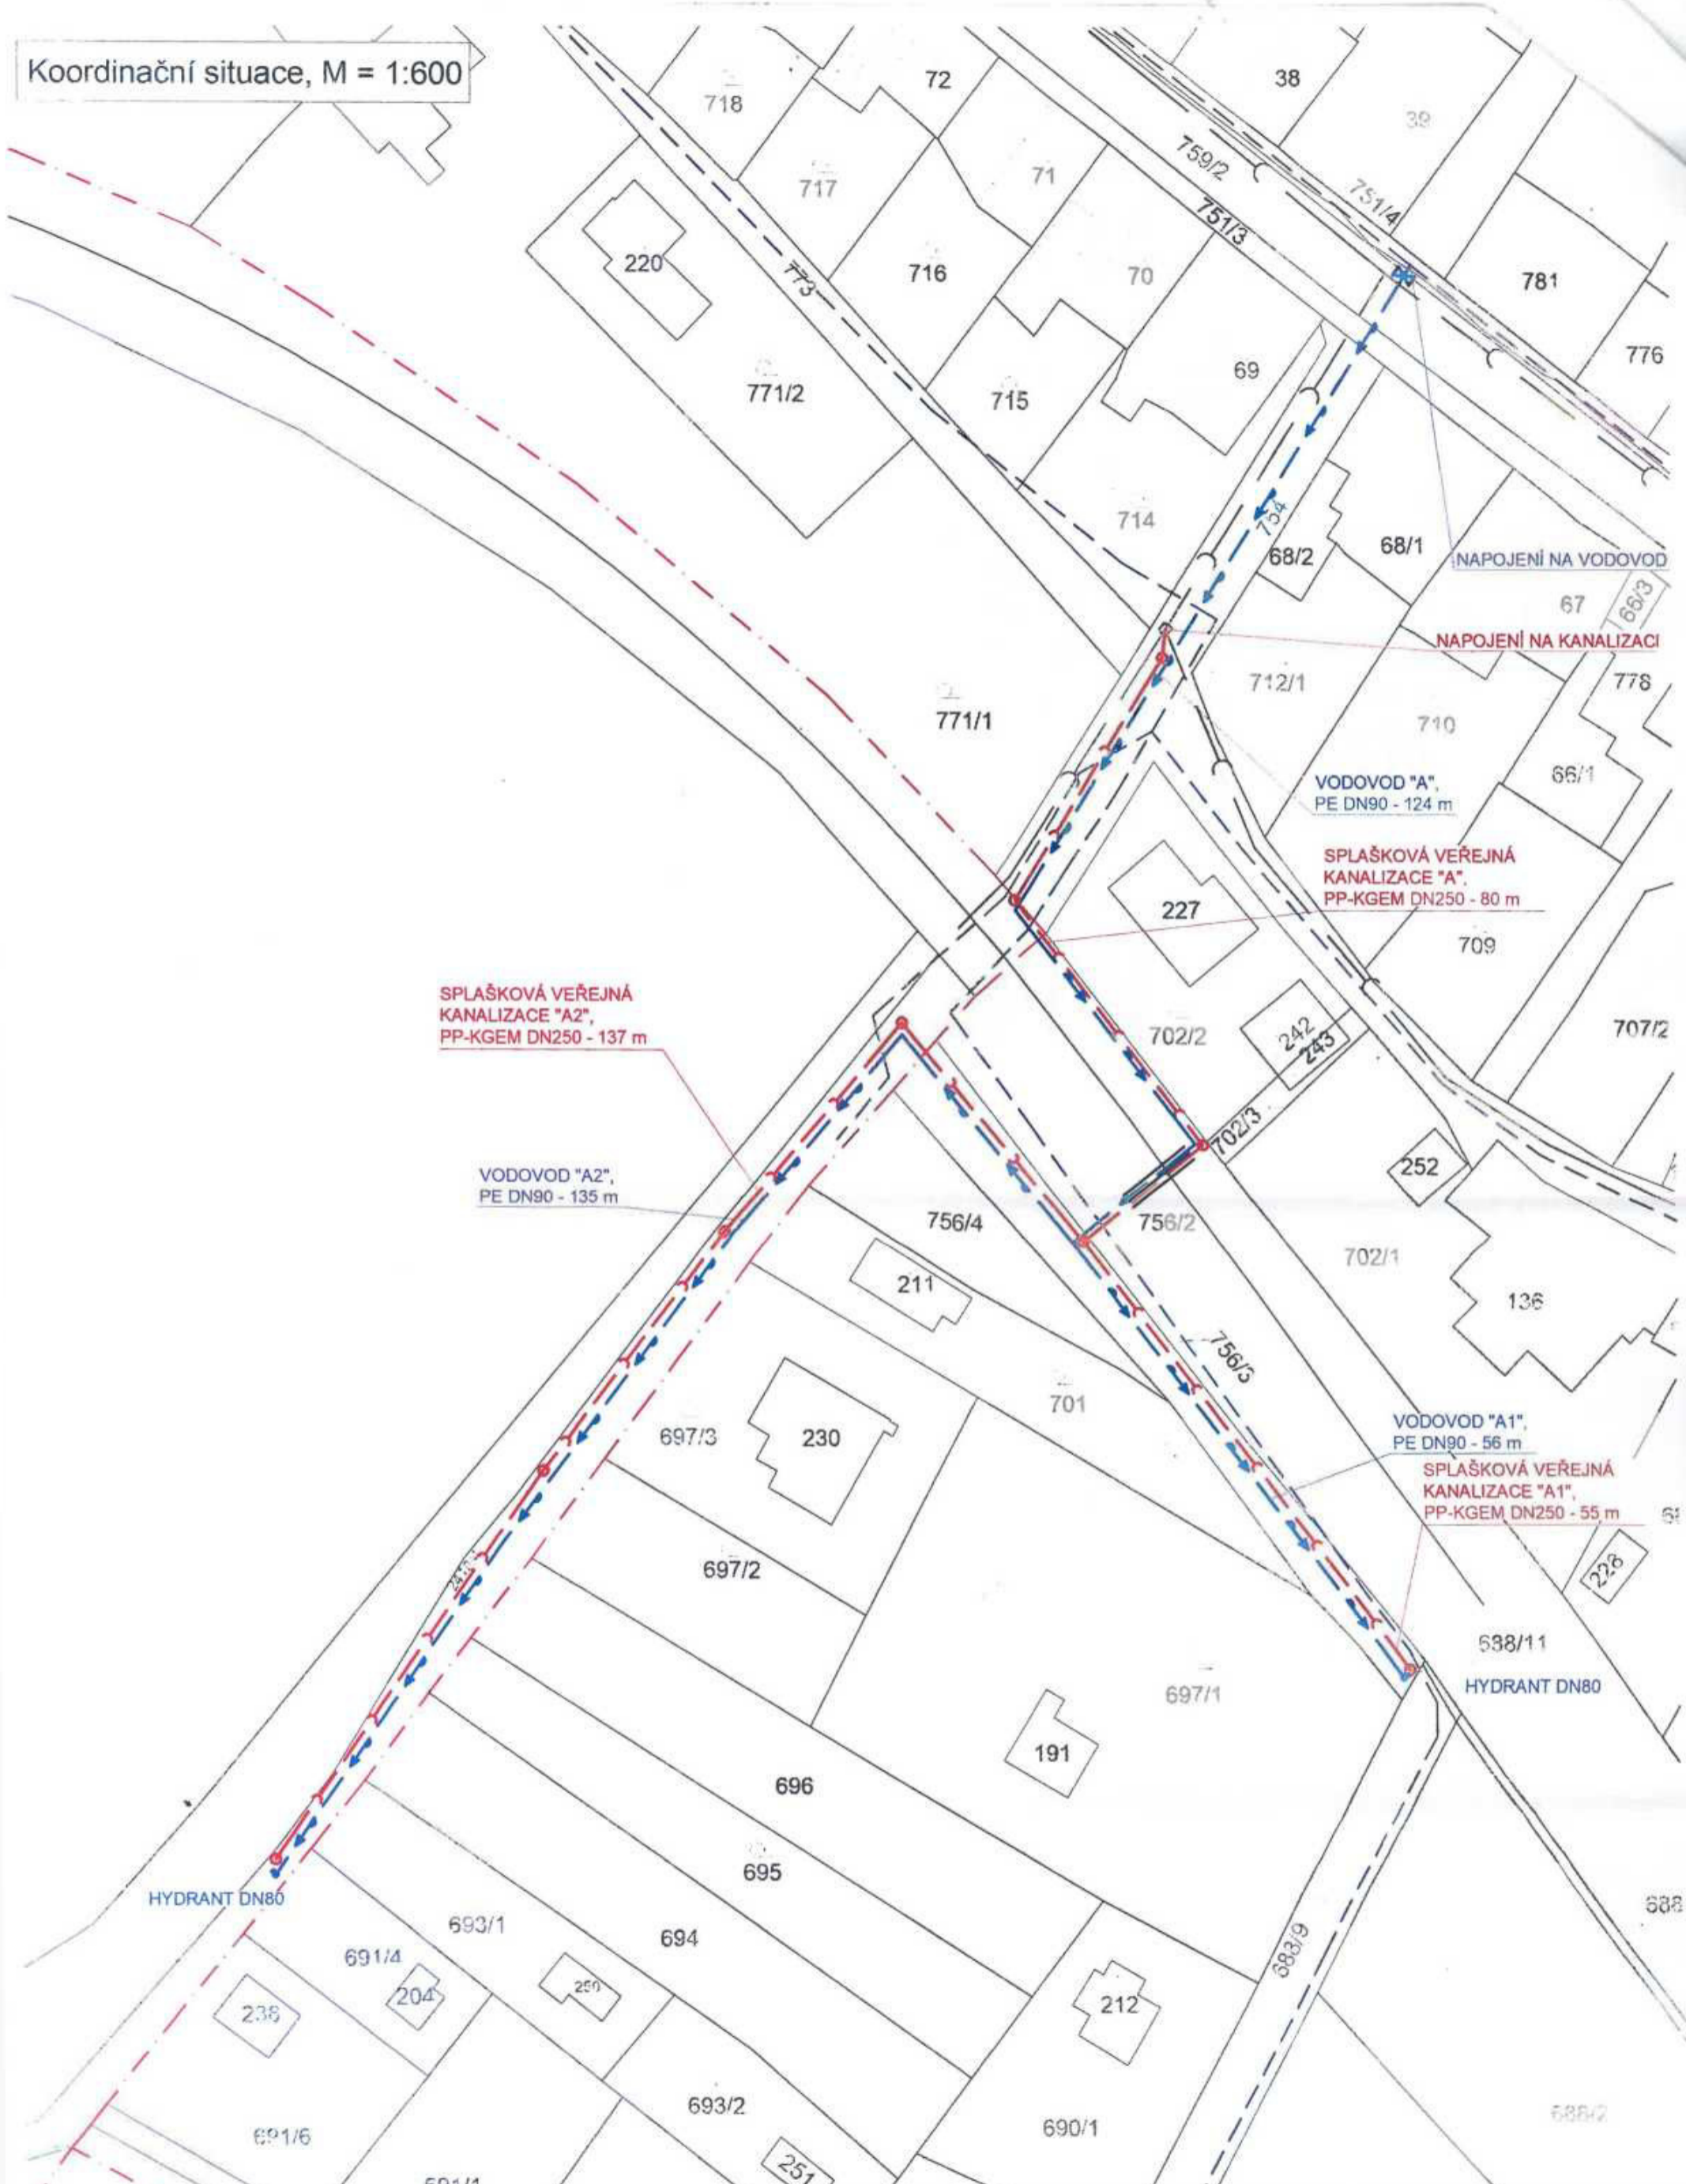

SPLAŠKOVÁ VEŘEJNÁ KANALIZACE "A2", PP-KGEM DN250 - 137 m

VODOVOD "A2", PE DN90 - 135 m

VODOVOD "A", PE DN90 - 124 m

SPLAŠKOVÁ VEŘEJNÁ KANALIZACE "A", PP-KGEM DN250 - 80 m

VODOVOD "A1", PE DN90 - 56 m

SPLAŠKOVÁ VEŘEJNÁ KANALIZACE "A1", PP-KGEM DN250 - 55 m

NAPOJENÍ NA VODOVOD

NAPOJENÍ NA KANALIZACI

HYDRANT DN80

Formát: A3	Vedoucí projektu: Ing. Milan Šelepá Vypracoval: Ing. Milan Šelepá Datum: listopad/2021 Měřítko: 1:600	VoKa - ekologické stavby, spol. s r.o. tel: 565 537 467, 602 46980321 Spojovací: 1539, 386 01 HUMPOLEC
Investor:		Objekt: Koordinací situace
Název díla:	Rozšíření vodovodu a kanalizace Vilémov -	Katastrální území: Vilémov u Humpolce [649414] Humpolec: [649325]